

全体平面図

S=1:5,000

別図05-1

記号	名称
⊗	LA-SR8E 防犯灯
+	引込柱 分電盤
+	ハンドホール
+	地中配線・配管
+	架空配線
⊕	道路照明灯
—	電力用配管
✱	電柱位置（電力）
—	通信用配管
✱+	電柱位置（通信）

※電柱位置は予定であり、今後の計画により変更となる可能性があります。

※A1、A2区画については、電力及び通信管路を埋設により引き込んでいます。詳細は別図05-2及び別図05-3をご確認ください。

北播磨総合医療センター

兵庫あおの病院

新都市南北線

電力通信管横断箇所(2)

電力通信管横断箇所(1)

ひょうご小野産業団地

小野市山田町外

全体平面図


業全

縮尺 1:5,000

兵庫県


ひょうご小野産業団地	
小野市山田町外	
横断箇所図(1)	業
縮尺 図示	全
兵庫県	

平面図 S=1 : 600

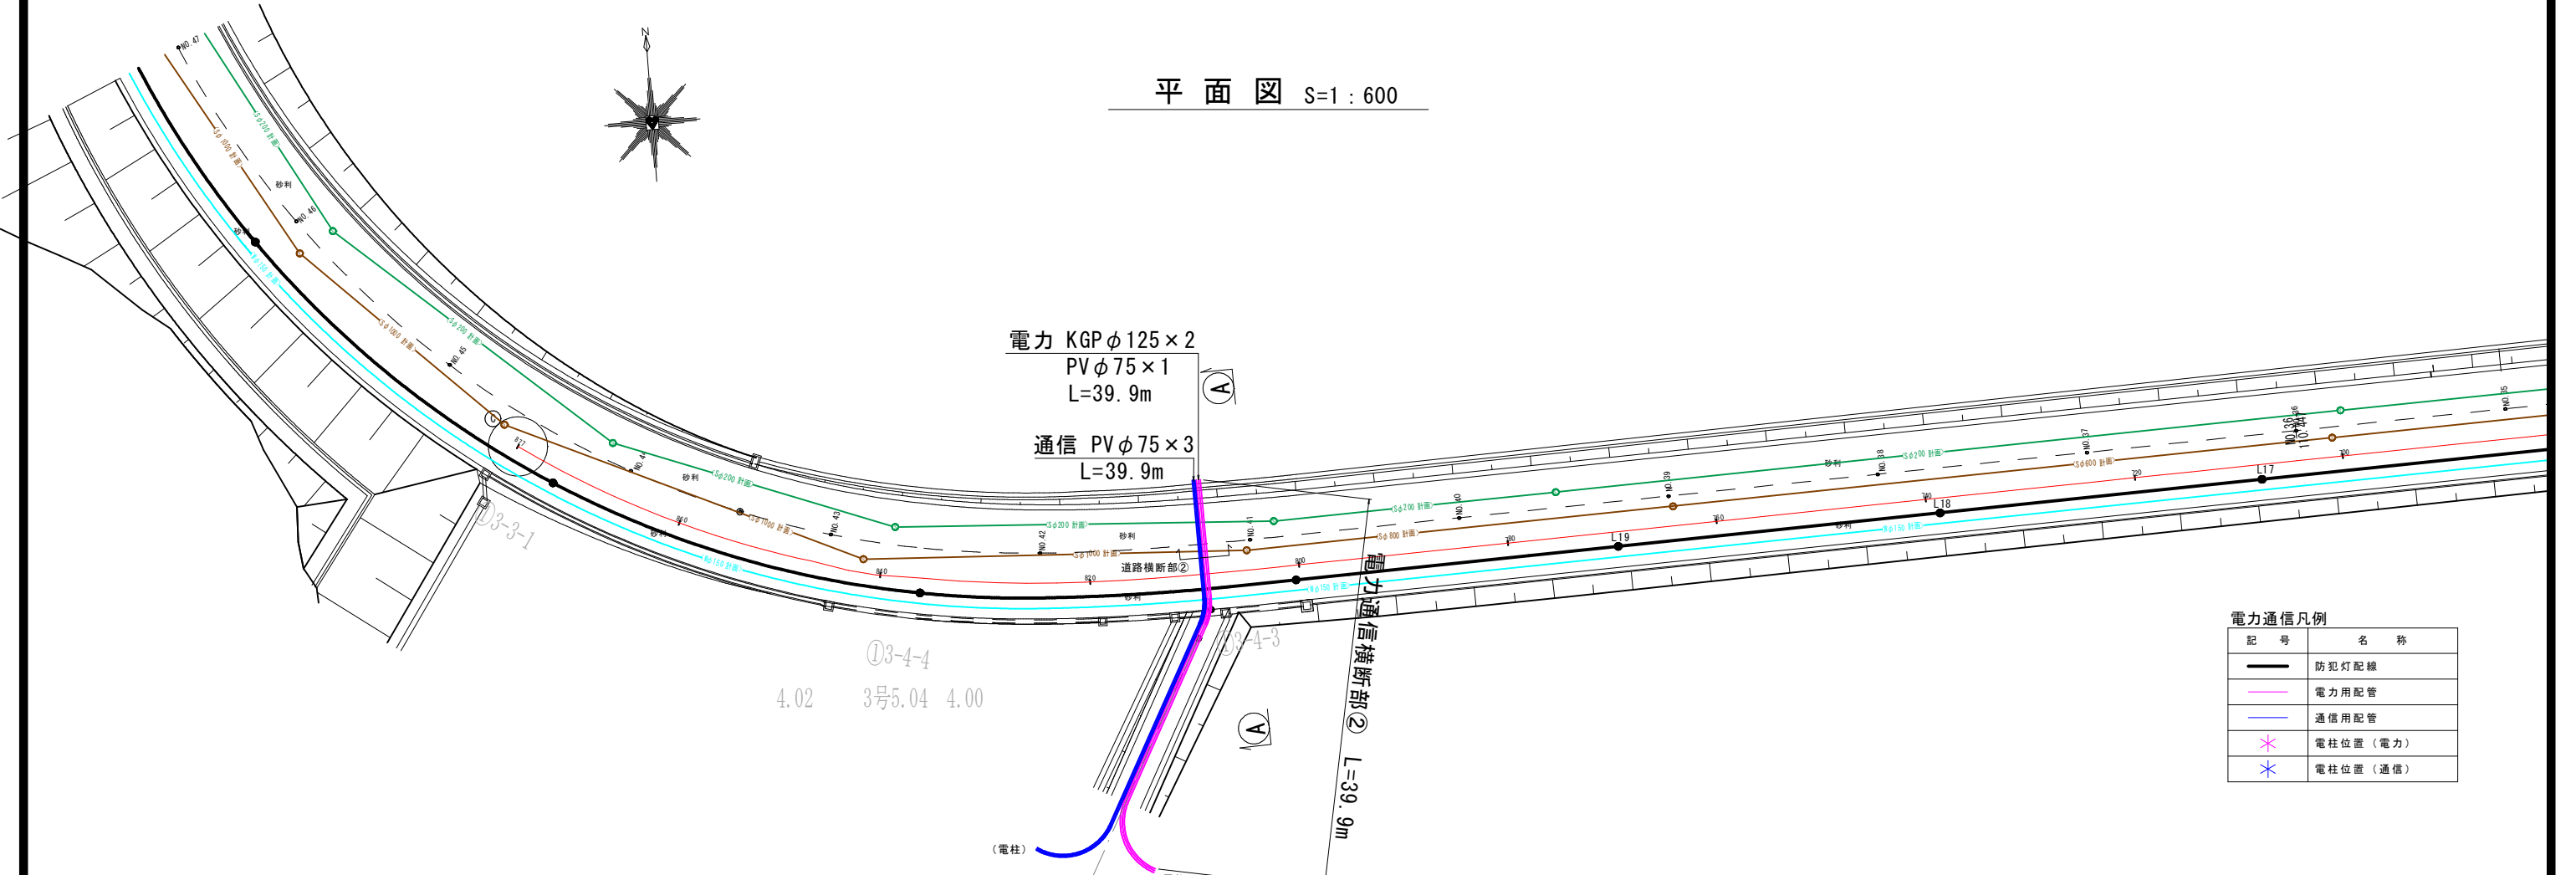

電力通信凡例	
記号	名称
—	防犯灯配線
—	電力用配管
—	通信用配管
✱	電柱位置 (電力)
✱	電柱位置 (通信)

A-A (NO. 41) S=1/100
GH= 88.72
FH=109.947

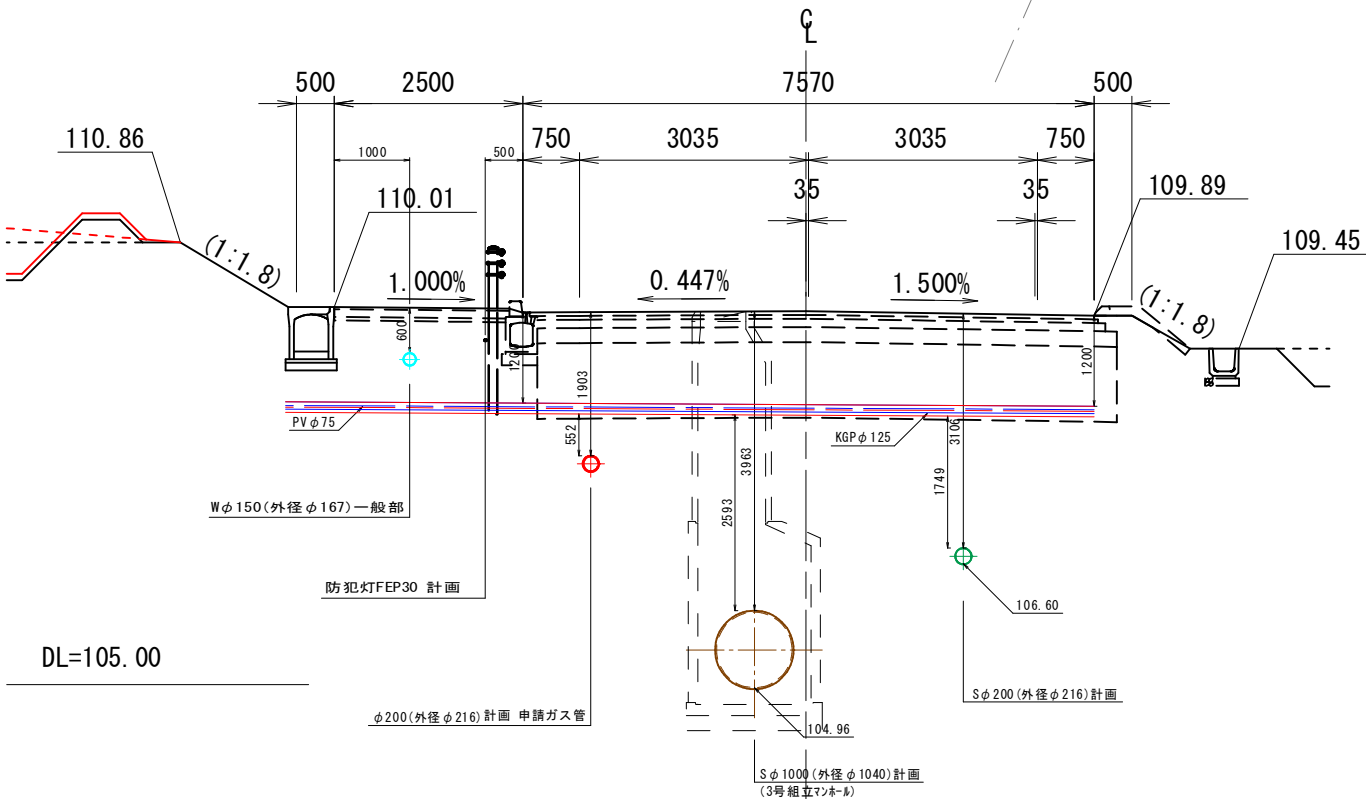

ひょうご小野産業団地	
小野市山田町外	
横断箇所図 (2)	業全
縮尺 図示	
兵庫県	