



横断箇所部分拡大図 (No. 26+13付近模式図)

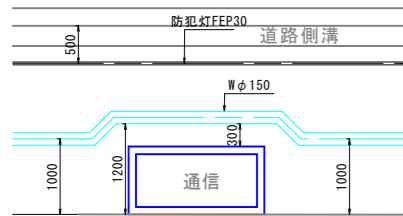

横断箇所部分拡大図 (No. 24+10付近模式図) S=1/20

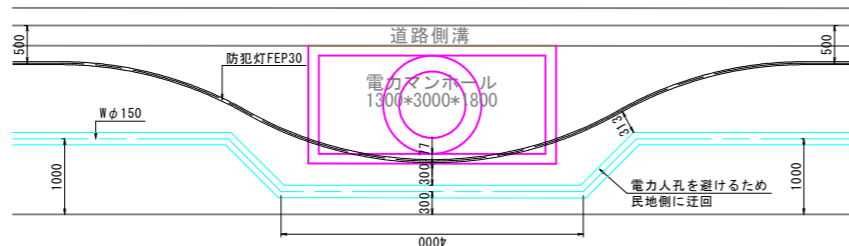


横断箇所図 (1) S=図示

平面図 S=1:600


図面 8-2

記号	名称
—	防犯灯配線
—	電力用配管
—	通信用配管
*	電柱位置 (電力)
*	電柱位置 (通信)

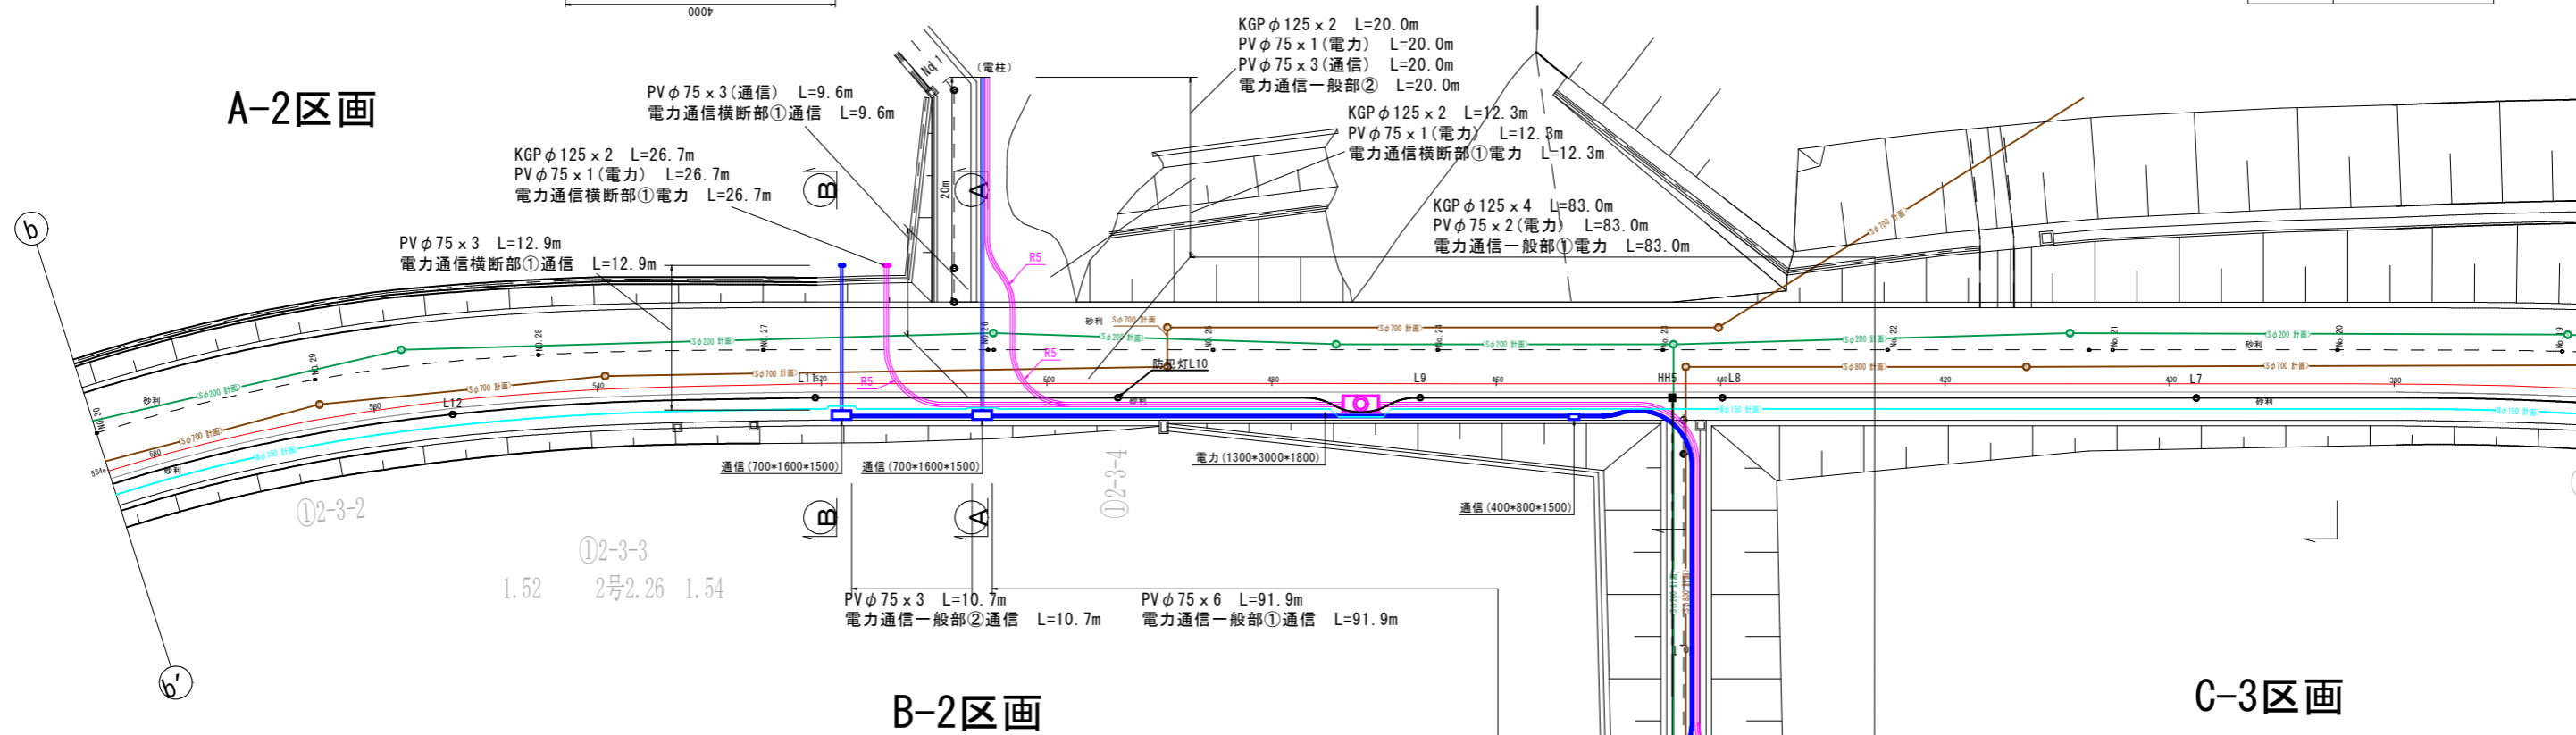

A-A (NO. 26) S=1/100


GH=119.03
FH=111.716

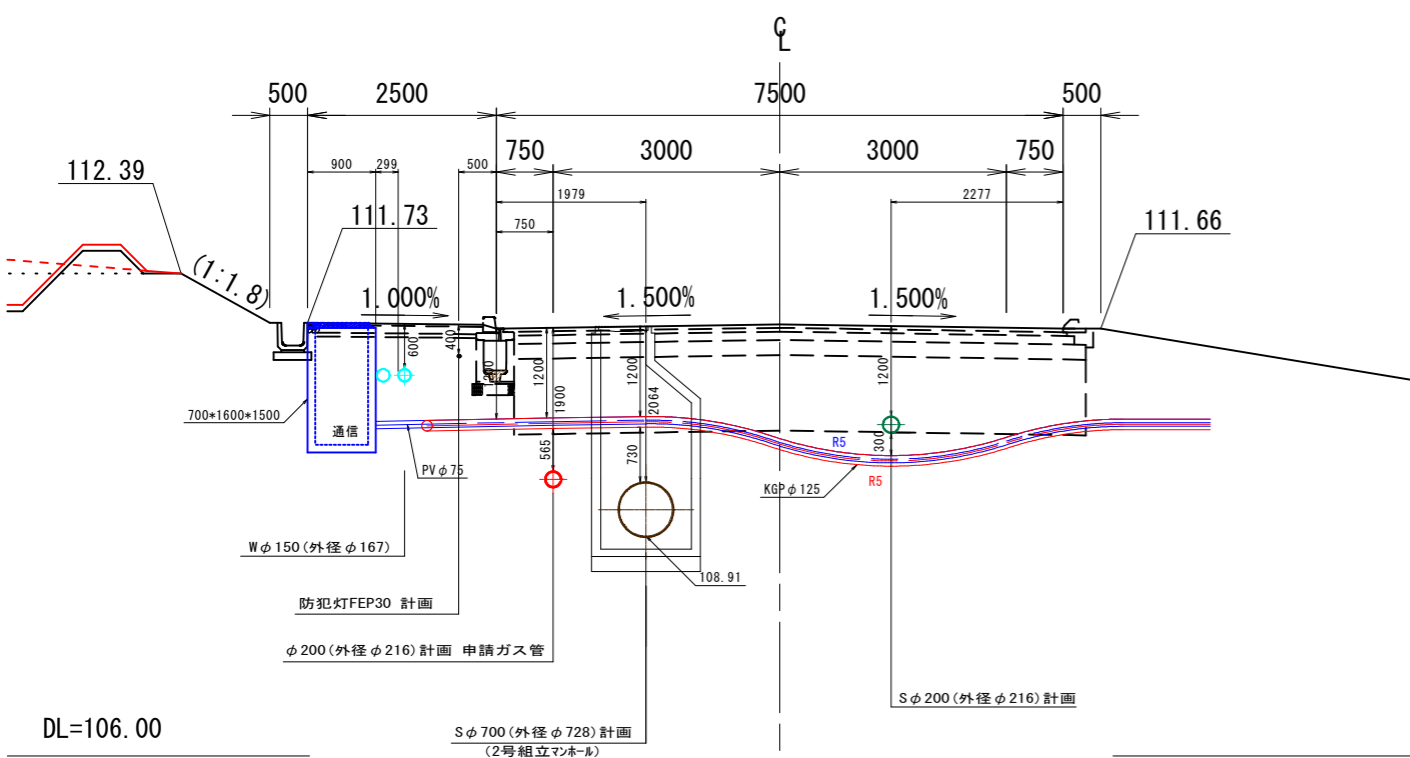

DL=106.00

B-B (KA 3-1 (NO. 26+15.195)) S=1/100

GH=127.61
FH=111.375

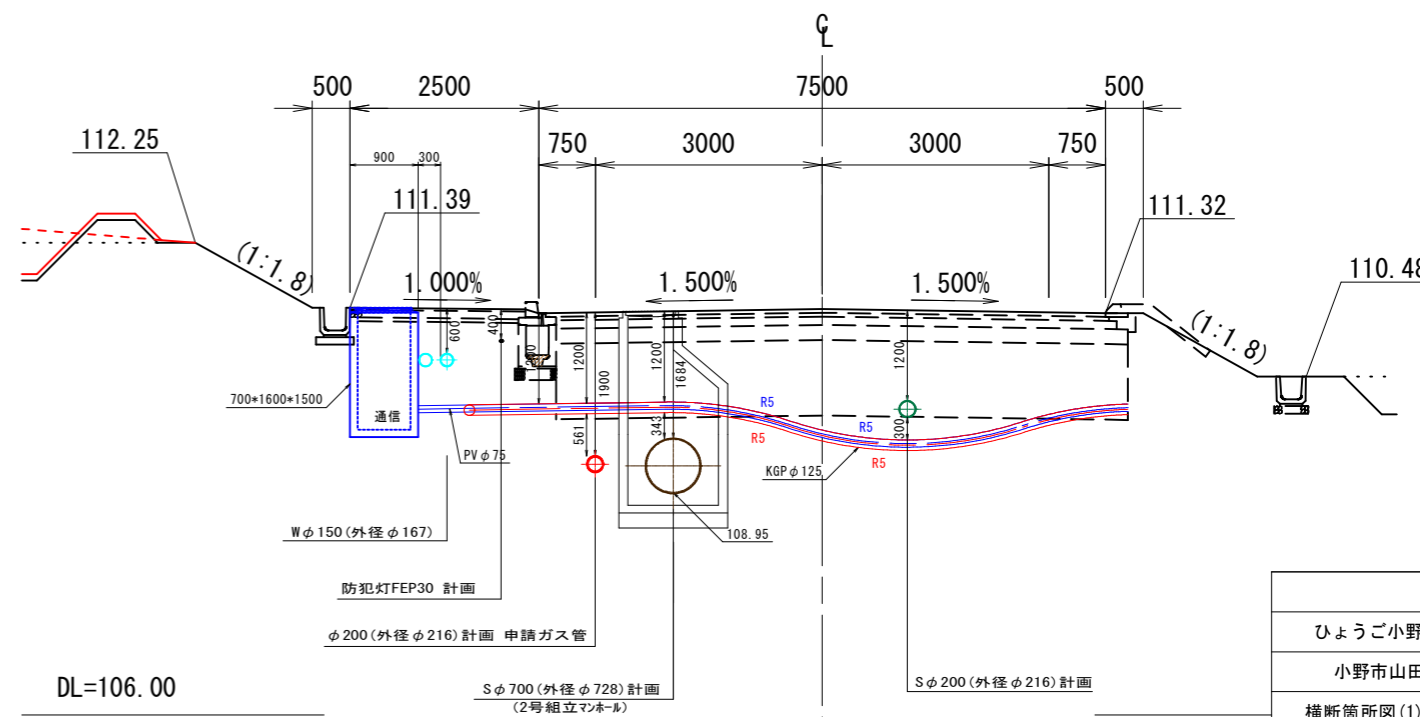

DL=106.00

ひょうご小野産業団地	
小野市山田町外	
横断箇所図(1)	業
縮尺 図示	全
兵庫県	